


| | | | | |
|-------------------|-------------------|-------------|-----------------|--|
| vypracoval: | Bc. Pavel Moravec | stupeň: | stavební řízení | Bc. Pavel Moravec Týmová Ves 16, 395 01 Lukavec Tel.: +420 723 000 457 IČO: 721 81 320 |
| kreslil: | Bc. Pavel Moravec | datum: | 12/2019 | |
| zodp. projektant: | Ing. Jan Šlechta | formáty A4: | 2 | |
| | | č. zakázky | 19 039 | |

| | | | | | |
|---------|---|--------|-----------|-----------|--|
| kraj: | Vysočina | okres: | Pelhřimov | investor: | Obec Velká Chyška, č. p. 69, 394 28 Velká Chyška |
| akce: | STAVEBNÍ ÚPRAVY kulturního domu č.p. 106 ve Velké Chyšce | | | | |
| výkres: | SITUACE | | | | |
| | | | | 1:2880 | C.1 |
| | | | | měřítko: | č.výkres: |

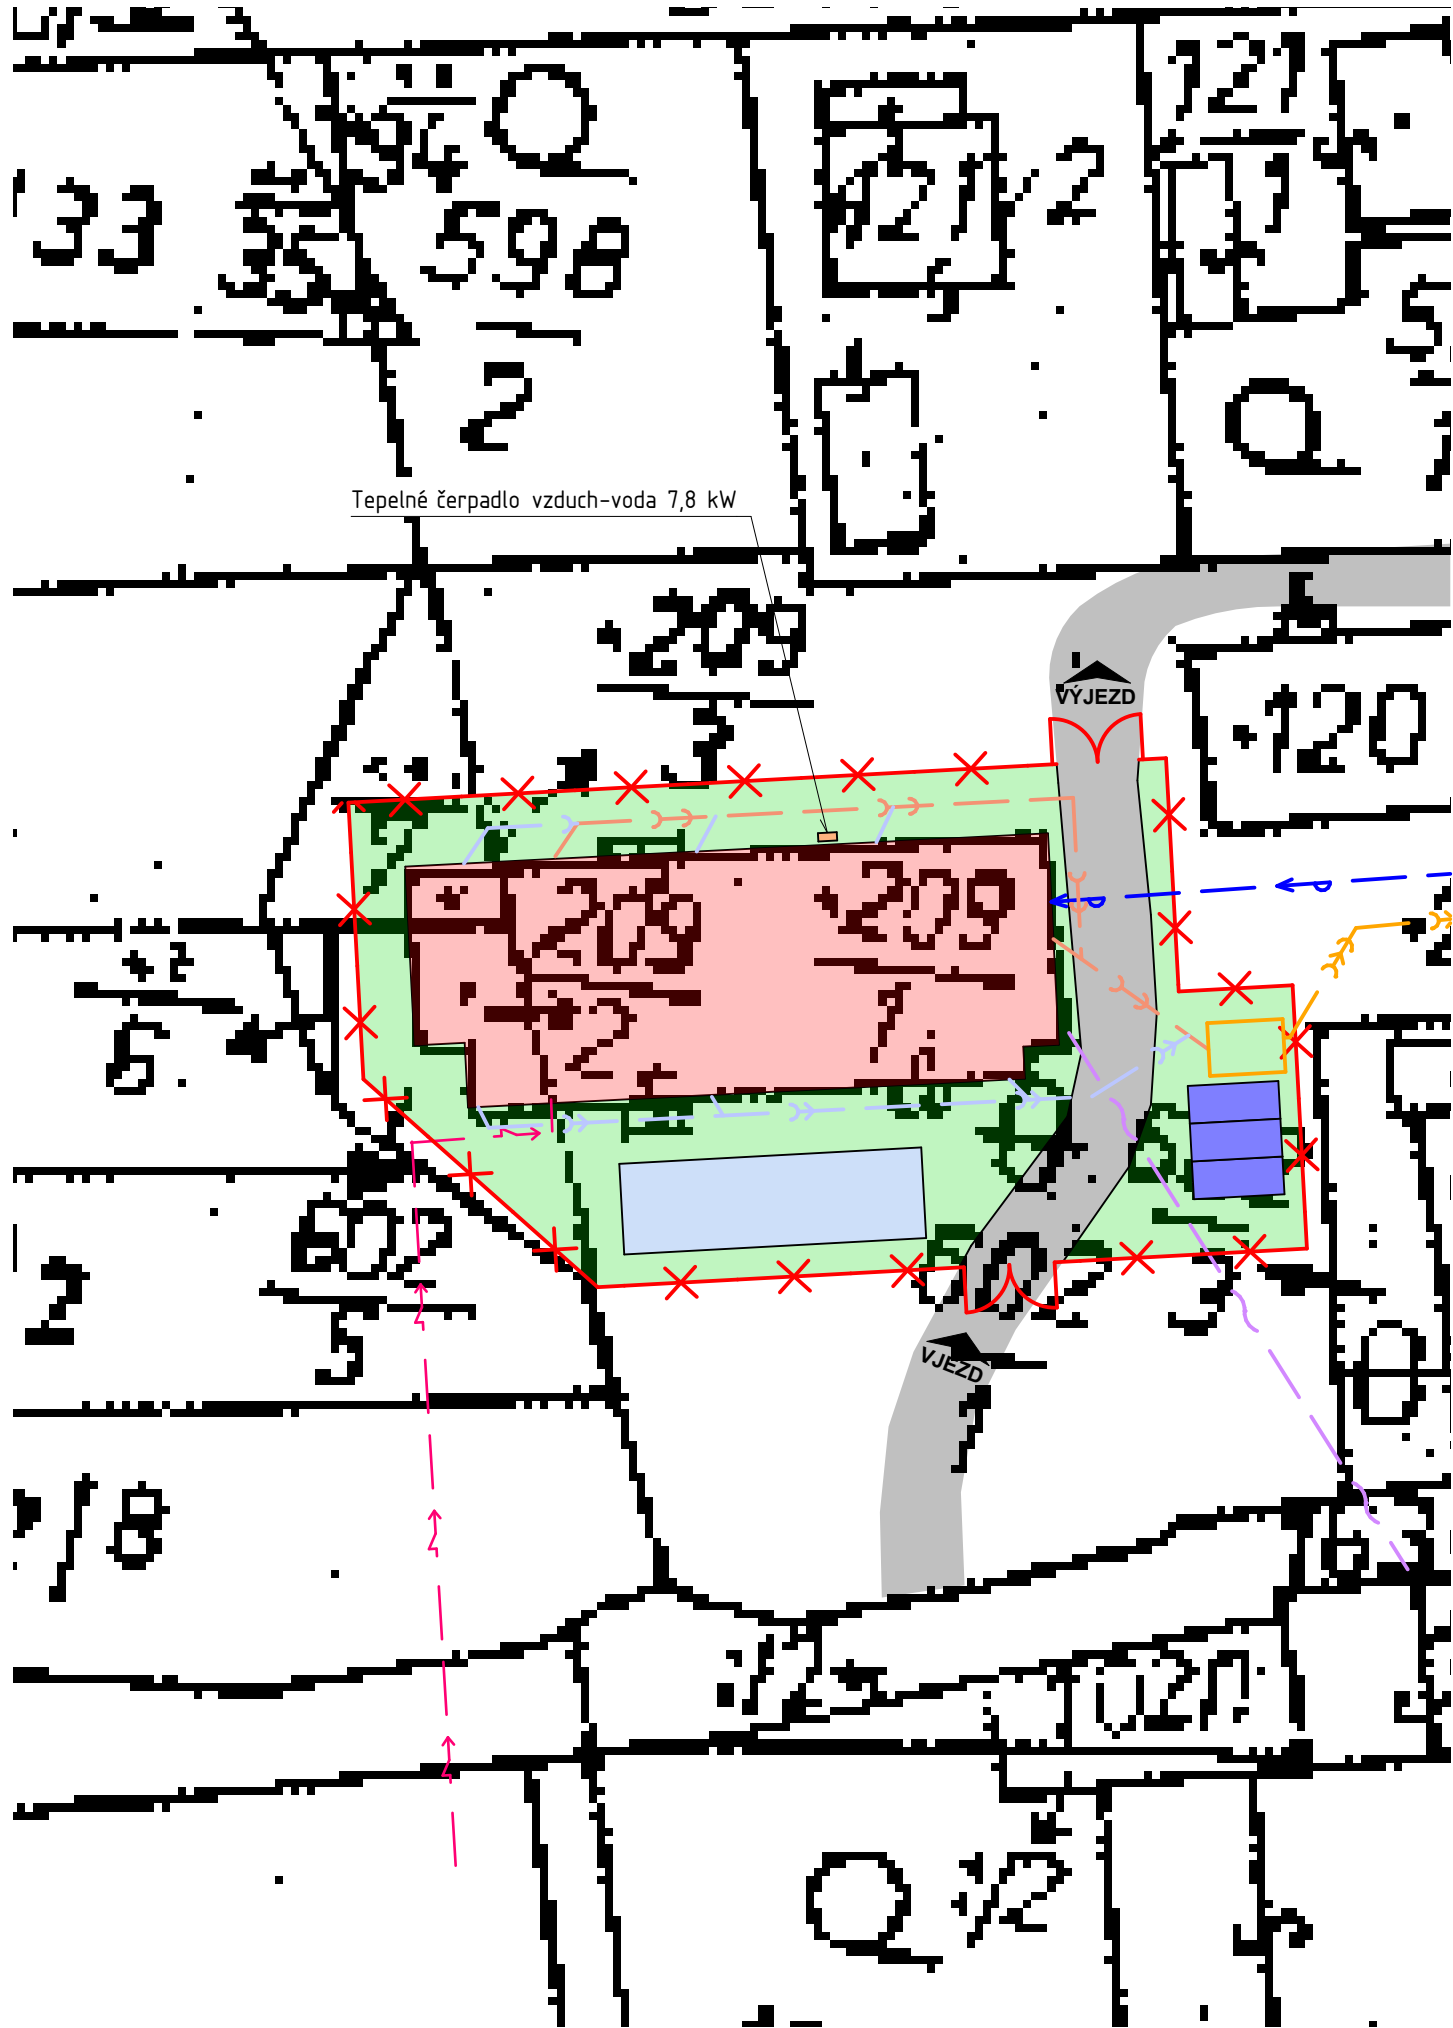

LEGENDA:

- STÁVAJÍCÍ OBJEKT PODLÉHAJÍCÍ STAVEBNÍM ÚPRAVÁM
- PLOCHA ZAŘÍZENÍ STAVENIŠTĚ
- STÁVAJÍCÍ NEZPEVNĚNÁ KOMUNIKACE
- UZAMYKATELNÉ SKLADY A ZÁZEMÍ
- PLOCHA PRO USKLADNĚNÍ MATERIÁLU
- OPLOCENÍ ZAŘÍZENÍ STAVENIŠTĚ
- STÁVAJÍCÍ PODZEMNÍ SÍŤ NN
- STÁVAJÍCÍ NADZEMNÍ TELEKOMUNIKAČNÍ SÍŤ
- STÁVAJÍCÍ PŘÍVOD PITNÉ VODY
- STÁVAJÍCÍ DEŠŤOVÁ KANALIZACE
- STÁVAJÍCÍ SPLAŠKOVÁ KANALIZACE
- STÁVAJÍCÍ JEDNOTNÁ KANALIZACE

| | | | | |
|-------------------|-------------------|-------------|-----------------|--|
| vypracoval: | Bc. Pavel Moravec | stupeň: | stavební řízení | Bc. Pavel Moravec Týmova Ves 16, 395 01 Lukavec Tel.: +420 723 000 457 IČO: 721 81 320 |
| kreslil: | Bc. Pavel Moravec | datum: | 12/2019 | |
| zodp. projektant: | Ing. Jan Šlechta | formáty A4: | 2 | |
| | | č. zakázky | 19 039 | |

| | | | | | |
|---------|--|--------|-----------|-----------|--|
| kraj: | Vysočina | okres: | Pelhřimov | investor: | Obec Velká Chyška, č. p. 69, 394 28 Velká Chyška |
| akce: | STAVEBNÍ ÚPRAVY kulturního domu č.p. 106 ve Velké Chyšce | | | | |
| výkres: | SITUACE KOORDINAČNÍ | | | | |
| | měřítko: 1:500 | | | | |
| | č. výkresu: 2 | | | | |