


1. ROZVODY VODY A KANALIZACE V BYTU A KANCELÁŘÍCH Č.1 ZÚSTANOU STÁVAJÍCÍ
2. PŘÍVODY VODY PRO BYT, KANCELÁŘE A DĚTSKOU SKUPINU BUDOU ODDĚLENY  
V MÍSTNOSTI Č.1.2.1, KDE BUDOU ZA HLAVNÍM VODOMĚREM OSAZENY  
PODŘUŽNÉ SAMOSTATNÉ VODOMĚRY (4 KS) PRO BYT, KANCELÁŘE Č.1 A 2 A DĚTSKOU SKUPINU

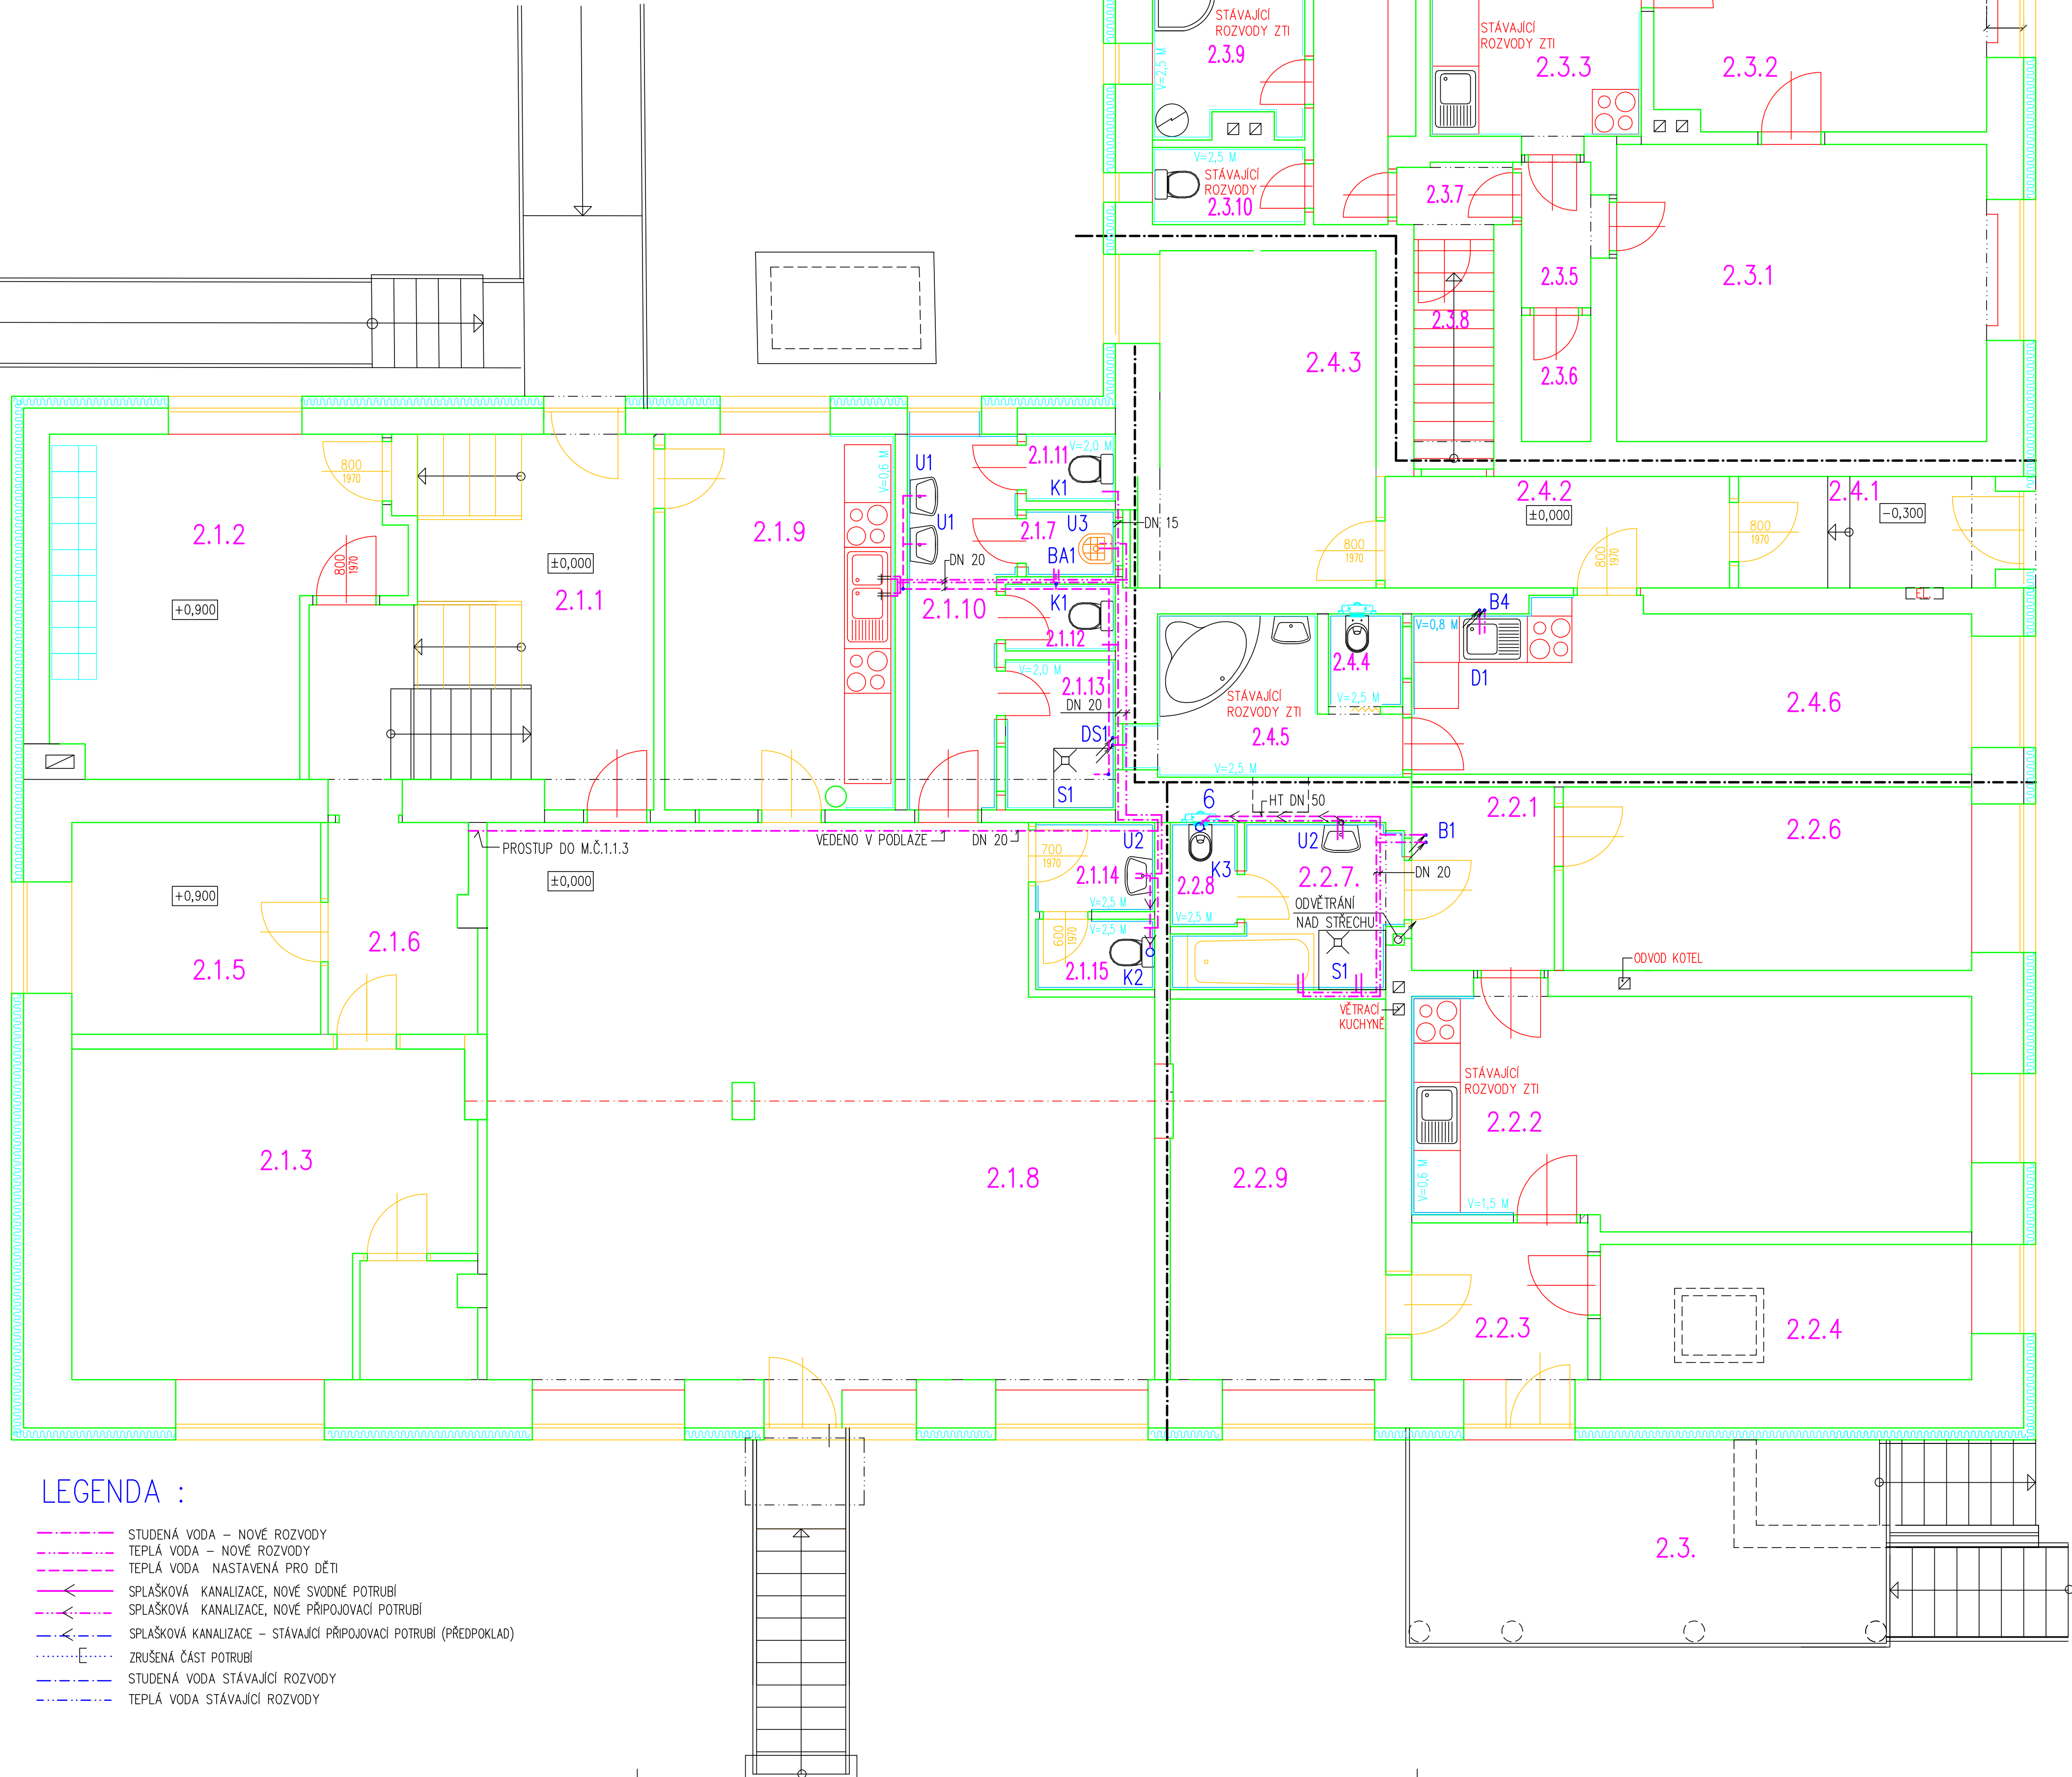

- STUDENÁ VODA – NOVÉ ROZVODY
- TEPLÁ VODA – NOVÉ ROZVODY
- TEPLÁ VODA NASTAVENÁ PRO DĚTI
- SPĚŠKOVÁ SPLAŠKOVÁ, NOVÉ SVODNÉ POTRUBÍ
- SPĚŠKOVÁ KANALIZACE, NOVÉ PŘIPOJOVACÍ POTRUBÍ
- SPĚŠKOVÁ KANALIZACE – STAVAJÍCÍ PŘIPOJOVACÍ POTRUBÍ (PŘEDPOKLAD)
- ZRUŠENÁ ČÁST POTRUBÍ
- STUDENÁ VODA STÁVAJÍCÍ ROZVODY
- TEPLÁ VODA STÁVAJÍCÍ ROZVODY

ČÍSLO	NÁZEV	PLOCHA [M <sup>2</sup> ]	PODLAHA	STĚNY	
2.1.1	CHODBA + SCHODIŠTĚ	18,22	PVC	OMÍTKA NÁTER	DEŤSKÁ SKUPINA
2.1.2	ŠATNA	18,60	PVC	OMÍTKA NÁTER	
2.1.3	SKLAD	21,29	PVC	OMÍTKA NÁTER	
2.1.4	MÍSTNOST PRO VZT	2,41	PVC		
2.1.5	PERSONÁL	9,55	PVC	OMÍTKA NÁTER	
2.1.6	CHODBA	5,50	PVC	OMÍTKA NÁTER	
2.1.7	KUPOVÁ KOMORA	1,08	DLAŽBA	KERAM. OBKLAD 2,5 M	
2.1.8	DENNÍ MÍSTNOST	63,0	PVC	OMÍTKA NÁTER	
2.1.9	KUCHYŇKA	15,69	PVC	OMÍTKA ČÁST KERAM. OBKLAD	
2.1.10	UMÝVÁRNA – DĚTI	6,70	DLAŽBA	KERAM. OBKLAD 2,0 M	
2.1.11	WC DĚTI	1,10	DLAŽBA	KERAM. OBKLAD 2,0 M	
2.1.12	WC DĚTI	1,33	DLAŽBA	KERAM. OBKLAD 2,0 M	
2.1.13	SPRCHA DĚTI	3,00	DLAŽBA	KERAM. OBKLAD 2,0 M	
2.1.14	PŘEDSÍŇ WC PERSONÁL	1,52	DLAŽBA	KERAM. OBKLAD 2,5 M	
2.1.15	WC PERSONÁL	1,52	DLAŽBA	KERAM. OBKLAD 2,5 M	
	CELKEM	170,51			
2.2.1	CHODBA	4,76	PVC	OMÍTKA NÁTER	KANCELÁŘE Č. 1
2.2.2	DENNÍ MÍSTNOST	23,27	DLAŽBA PVC	OMÍTKA ČÁST KERAM. OBKLAD	
2.2.3	CHODBA	5,00	PVC	OMÍTKA NÁTER	
2.2.4	ŠATNA	9,10	PVC	OMÍTKA NÁTER	
2.2.6	KANCELÁŘ	13,57	PVC	OMÍTKA NÁTER	
2.2.7	KOUPELNA	2,66	DLAŽBA	KERAM. OBKLAD 2,5 M	
2.2.8	WC	1,26	DLAŽBA	KERAM. OBKLAD 2,5 M	
2.2.9	KANCELÁŘ	14,86	PVC	OMÍTKA NÁTER	
2.2.10	TERASA	18,60	DLAŽBA		
	CELKEM	74,91			
2.3.1	POKOJ	19,92	PVC	OMÍTKA NÁTER	
2.3.2	OBÝVACÍ POKOJ	17,97	PVC	OMÍTKA NÁTER	
2.3.3	KUCHYŇKA	11,22	PVC	OMÍTKA KERAM. OBKLAD 1,5 M	
2.3.4	CHODBA	8,69	PVC	OMÍTKA NÁTER	
2.3.5	CHODBA	1,82	PVC	OMÍTKA NÁTER	
2.3.6	SPÍŽ	1,58	DLAŽBA	OMÍTKA NÁTER	
2.3.7	CHODBA	1,48	PVC	OMÍTKA NÁTER	
2.3.8	SCHODIŠTĚ	3,10	BETON	OMÍTKA NÁTER	
2.3.9	KOUPELNA	4,37	DLAŽBA	OMÍTKA KERAM. OBKLAD 2,5 M	
2.3.10	WC	2,10	DLAŽBA	OMÍTKA KERAM. OBKLAD 2,5 M	
2.3.11	ZADVĚŘÍ	2,75	DLAŽBA	OMÍTKA NÁTER	
	CELKEM	75,00			
2.4.1	ZADVĚŘÍ	5,41	DLAŽBA	OMÍTKA NÁTER	KANCELÁŘ
2.4.2	CHODBA	6,96	DLAŽBA	OMÍTKA NÁTER	
2.4.3	KANCELÁŘ	13,21	PVC	OMÍTKA NÁTER	
2.4.4	WC	1,25	DLAŽBA	OMÍTKA KERAM. OBKLAD 2,0 M	
2.4.5	KOUPELNA	5,80	DLAŽBA	OMÍTKA KERAM. OBKLAD 2,5 M	
2.4.6	DENNÍ MÍSTNOST	16,43	PVC	OMÍTKA ČÁST KERAM. OBKLAD	
	CELKEM	49,06			

## 11 VODOVODNÍ A KANALIZAČNÍ STOUPAČKY

- VODOVODNÍ A KANALIZAČNÍ STOUPAČKY
- K1 DĚTSKÝ KLOZET KOMBINAČNÍ, ODPAD ZADNÍ, VÝŠKA KLOZETU 35 CM, ÚSPORNÁ ARMATURA, RV 15, NÁDRŽ KERAMICKÁ, SPLACHOVÁNÍ 3/6 L, KLOZETOVÉ SEDÁTKO S POKLOPEM, WC ZÁSOBNÍK TOALETNÍHO PAPIRU, CELKEM 2 KS V ČÁSTI DS
- U1 UMYVADLO KERAMICKÉ DĚTSKÉ, BÍLÉ 500 x 410 MM, S OTVOREM PRO BATERII Z.U. 40, BATERIE STUJÁNKOVÁ NA JEDNU VODU, SIFON DÁVKOVAČ TEKUTÉHO MÝDLA, CELKEM 2 KS V ČÁSTI DS
- U2 UMYVADLO 43 CM NAD PODLAHOU
- K2 KLOZET KOMBINAČNÍ, ODPAD ZADNÍ, ÚSPORNÁ ARMATURA, RV 15, NÁDRŽ KERAMICKÁ, SPLACHOVÁNÍ 3/6 L, KLOZETOVÉ SEDÁTKO S POKLOPEM, WC ZÁSOBNÍK TOALETNÍHO PAPIRU CELKEM 1 KS V ČÁSTI DS
- K3 KLOZET ZÁVĚSNÝ KERAMICKÝ, BÍLÝ, ODPAD ZADNÍ, KLOZETOVÉ SEDÁTKO S POKLOPEM, MODUL PRO ZÁVĚSNÉ WC S NÁDRŽKOU, SPLACHOVÁNÍ 3/6 L, WC ZÁSOBNÍK TOALETNÍHO PAPIRU CELKEM 1 KS V BYTOVÉ ČÁSTI
- U2 UMYVADLO KERAMICKÉ, BÍLÉ 600 x 400 MM, S OTVOREM PRO BATERII Z.U. 40, BATERIE STUJÁNKOVÁ PÁKOVÁ, SIFON DÁVKOVAČ TEKUTÉHO MÝDLA, CELKEM 1 KS V ČÁSTI DS
- U3 CELKEM 1 KS V KANCELÁŘSKÉ ČÁSTI
- U3 STUJÍCÍ ÚKLOVODÁ VÝLEKVA BÍLÁ KERAMICKÁ S ROSTEM, ODPAD ZADNÍ, DŘEZOVÁ NÁSTĚNNÁ JEDNOPÁKOVÁ BATERIE S PRODLOUŽENÝM RAMÍNEKEM 2x RV 15, CELKEM 1 KS V ČÁSTI DS
- BA1 TERMOSTATICKÁ NÁSTĚNNÁ CENTRÁLNÍ BATERIE POD OMÍTKOU NEREZOVÁ CELKEM 1 KS V ČÁSTI DS
- S1 SPRCHOVÝ KOTL 90x80 CM, STĚNA Z ČÍRÉHO BEZPEČNOSTNÍHO SKLA, POSUVNÉ DVEŘE, SPRCHOVÁ VANÍČKA KERAMICKÁ, SIFON, BATERIE SPRCHOVÁ, NÁSTĚNNÁ, JEDNOPÁKOVÁ S POSUVNÝM DRŽÁKEM CELKEM 1 KS V ČÁSTI DS, CELKEM 1 KS V BYTOVÉ ČÁSTI
- V1 VANA PLECHOVÁ 170x70 CM, BÍLÁ NÁSTĚNNÁ, JEDNOPÁKOVÁ BATERIE SIFON, CELKEM 1 KS V KANCELÁŘSKÉ ČÁSTI
- D1 DŘEZOVÁ NÁSTĚNNÁ JEDNOPÁKOVÁ BATERIE DŘEZO NEREZOVÝ, SIFON CELKEM 1 KS V KANCELÁŘSKÉ ČÁSTI

ING. FRANTIŠEK KOVÁR, DLOUHÁ LHOTA 6, 391 55 CHÝNOV IČO 685 16 029 TEL. 739 296 032, k Kovar6@seznam.cz		VYPRACOVÁ ING. FRANTIŠEK KOVÁR	
NÁZEV STAVBY STAVEBNÍ ÚPRAVY OBJEKTU Č. 80 SE ZMĚNOU UŽIVÁNÍ, CETORAZ PARČ.C. ST.89		STAVEBNÍK: OBEC CETORAZ, CETORAZ 206 394 11 CETORAZ	
NÁZEV VÝKRESU SO ST. 89 D.1.2.2. TPS - ZDRAVOTNĚ TECHNICKÉ ZTI - PŮDORYS PRÍZEMÍ	MĚŘÍTKO 1:50	DATA 03/2025	PARCE D.1.2.2. VÝKRES
DOKUMENTACE PRO PROVEDENÍ STAVBY		D.1.2.2. VÝKRES	