


VÝŘEZ Z OBJEKTU SKLADU
NA parc. č. st. 93

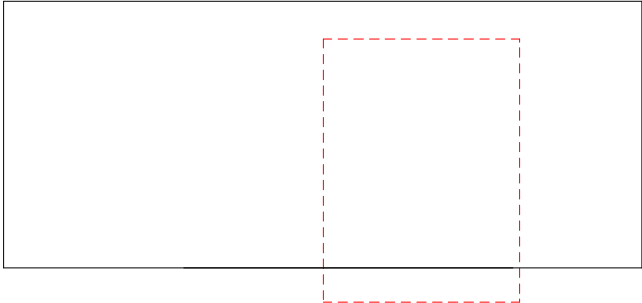

LEGENDA OZNAČENÍ:

RFVE

ROZVADĚČ FOTOVOLTAIKY

2 x SFVE 20kW


DVA STŘÍDAČE O VÝKONU 20kW, UMÍSTĚNÉ
Z VNĚJŠÍ STRANY OBJEKTU

FST

ODPOJENÍ FVE - TLAČÍTKO FVE STOP,
OZNAČENÉ A UMÍSTĚNA NA VNĚJŠÍ STRANĚ
BUDOVY TAK ABY BYLO VOLNĚ PŘÍSTUPNÉ

HR

STÁVAJÍCÍ HLAVNÍ ROZVADĚČ OBJEKTU

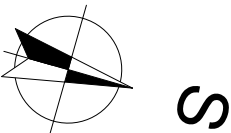

POZNÁMKA:

- NA STŘEŠE JINÉ STAVBY (SKLAD) NA PARC. Č. ST. 93 JE OSAZENO CELKEM 92 ks PANELŮ 450 kW SMĚROVANÝCH NA JIH O CELKOVÉM VÝKONU 41,4 kWp
- 2 SKUPINY - 92 PANELŮ ZAPOJENÝCH DO 4 STRINGŮ (POČET PANELŮ VE SMYČCE 23) - STRINGY BUDOU ZAPOJENY DO DVOU MĚNÍČŮ O VÝKONU 20 kW
- ROZVADĚČ FOTOVOLTAIKY UMÍSTĚN VE VNITŘ OBJEKTU, STŘÍDAČE JSOU UMÍSTĚNY NA VNĚJŠÍM PLÁŠTI OBJEKTU

ZODPOV. PROJEKTANT		VYPRACOVAL		KOORDINACE		Ing. Jakub Kubina Na Klouzkově 119 551 01 Jaroměř IČ: 05670462	
Ing. MICHAL HORNYCH		Bc. EDUARD HARDUBEJ		Ing. JAKUB KUBINA			
K.Ú: ROUČKOVICE		OKRES: PELHŘIMOV		KRAJ: VYSOČINA		tel: +420 737 482 415 e-mail: jakub.kubina@seznam.cz	
INVESTOR: SOMPO, a.s. Svatovítské náměstí 126 393 01 Pelhřimov							
AKCE: INSTALACE FOTOVOLTAICKÉHO SYTÉMU 151,65 kWp, na parc. č. st. 93, st. 140 a st. 146, k.ú. Roučkovice						Č. ZAKÁZKY:	2023/116
						DATUM:	02/2023
						STUPEŇ:	PD Stavby
NÁZEV VÝKRESU: PŮDORYS 1.NP SKLADU - FVE						MĚŘÍTKO: 1:100	Č. VÝKRESU: D.2b) - 3c