



KŘÍŽENÍ POTOKA č. 1

ŘEZ A-A':

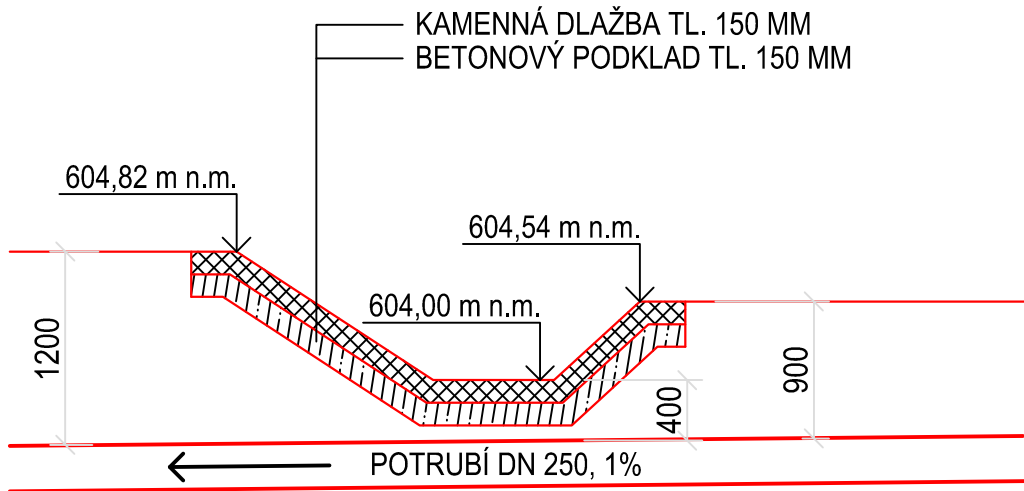


KŘÍŽENÍ POTOKA č. 2


ŘEZ B-B':

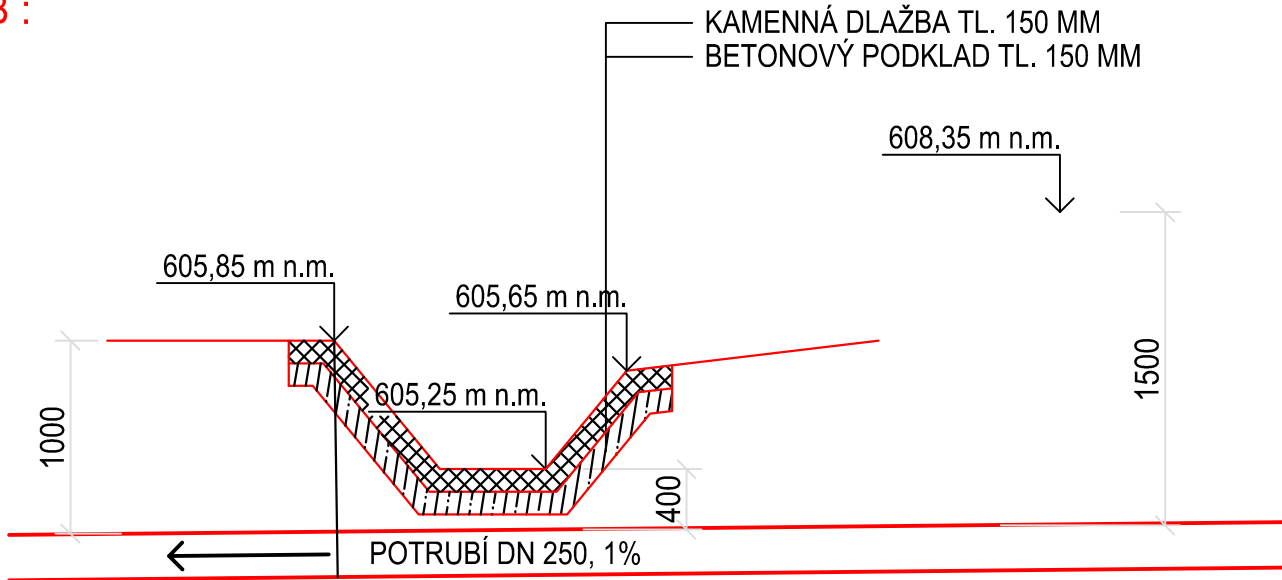

PŮDORYS:

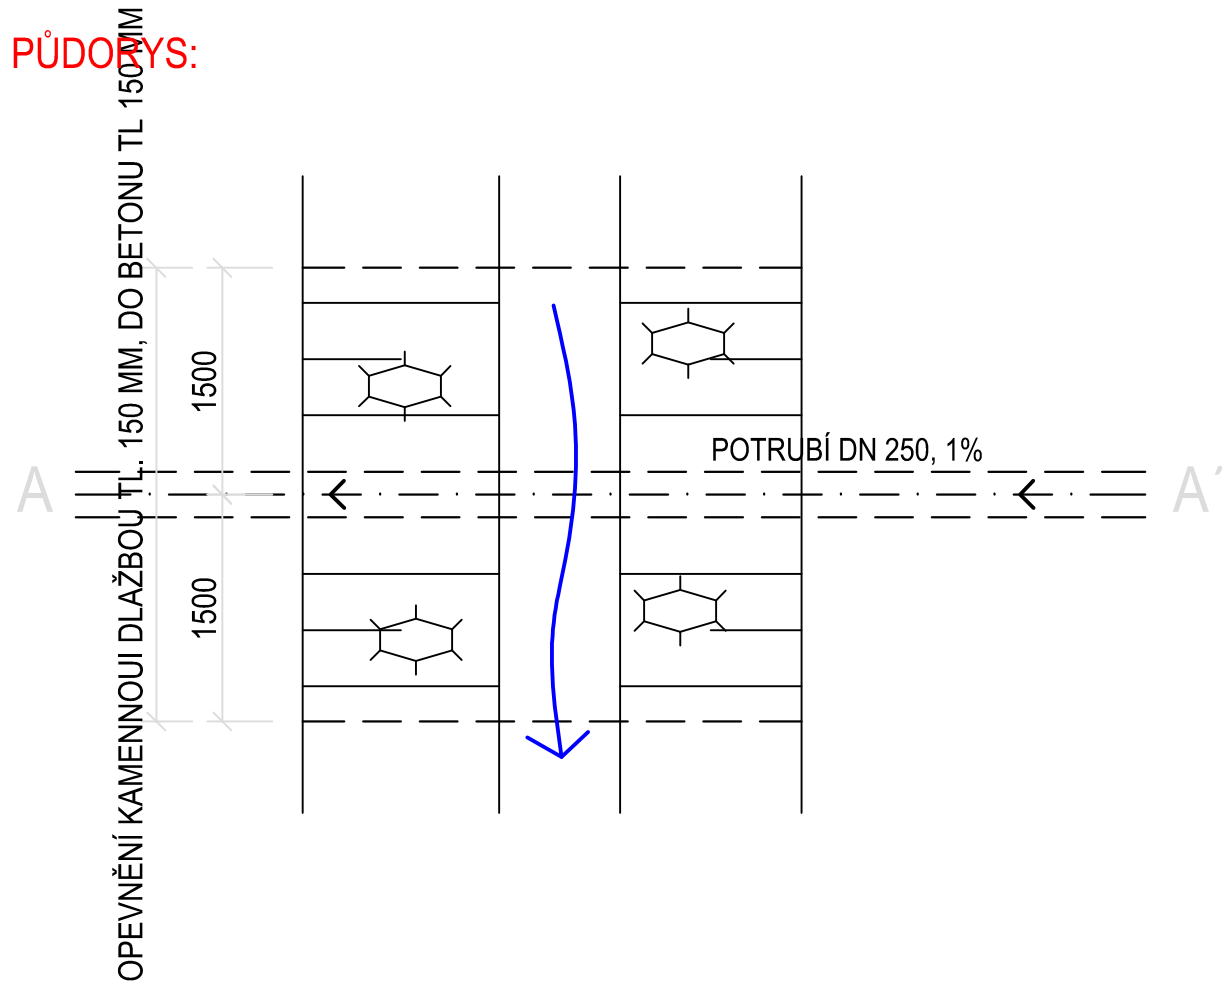

PŮDORYS:

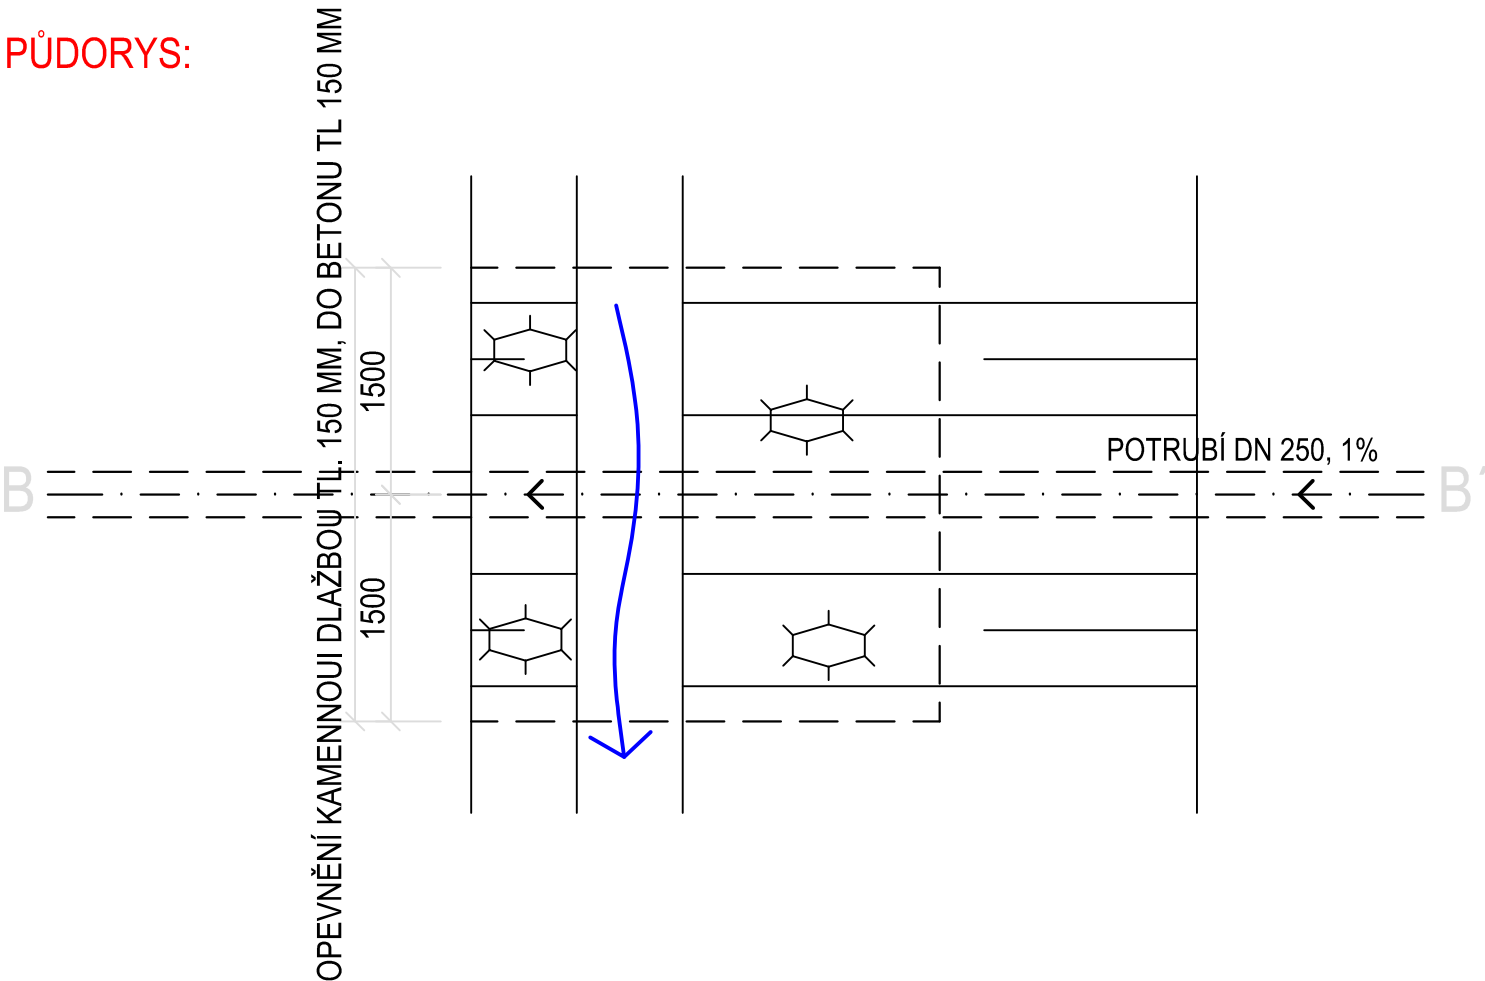

VYPRACOVAL	ZODPOVĚDNÝ PROJEKTANT		
Petr Knežík	Petr Knežík		
MÍSTO STAVBY:	Vlasenice		
STAVEBNÍK: Obec Lhota-Vlasenice, Vlasenice 18, Lhota-Vlasenice, 394 70		FORMÁT:	3xA4
AKCE: Odkanalizování a čištění splaškových vod v obci Vlasenice		DATUM:	červen 2023
		STUPEŇ:	DPS
NÁZEV VÝKRESU:	DETAILY KŘÍŽENÍ KANALIZACE S POTOKEM	MĚŘÍTKO : 1:50	Č.PŘÍLOHY : D35